



## TABLICA MIESZKANIOWA

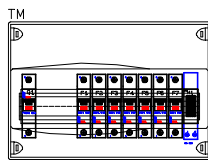

UWAGA: Ilość rozdzielnic TM - 46 szt.

## PRZEDZIAŁ ROZDZIELCZY ZELP

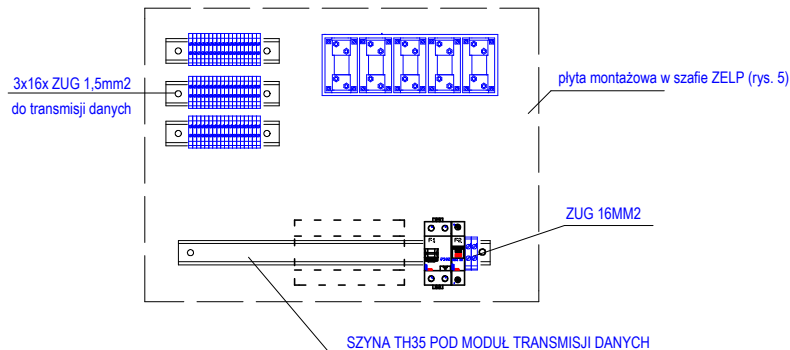

## SYSTEM SIECIOWY TN-C-S

Tytuł rysunku : Rysunek montażowy tablicy mieszkaniowej TM i przedziału transmisji danych w ZELP

Temat : Wymiana instalacji elektrycznej w budynku mieszkalnym wielorodzinnym

Inwestor : Wspólnota Mieszkaniowa, ul.Gocłowskiego 3, 07-410 Ostrołęka

Adres obiektu : ul. Gocłowskiego 3, 07-410 Ostrołęka

Data: luty 2022 r.

ZAKŁAD USŁUG PROJEKTOWYCH

**ELSYSTEM**

Krzysztof Patyra

07-410 Ostrołęka ul. Kilińskiego 39 tel.:(0-29) 764 40 22

Proj.: mgr inż. Krzysztof Patyra

Uprawnienia nr 62/90/Os do pełnienia samodzielnej funkcji projektanta oraz kierownika budowy i robót w specjalności instalacyjno inżynierskiej w zakresie: sieci i instalacje elektryczne

Asystent:

podpis

podpis

Spr.:  
Uprawnienia nr

Ozn. strony:

podpis

Rys. nr 3

Skala: 1:10